
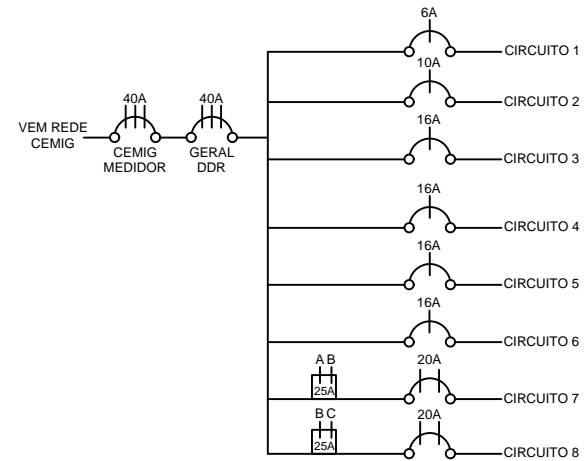


PLANTA BAIXA
escala 1:100

DIAGRAMA UNIFILAR

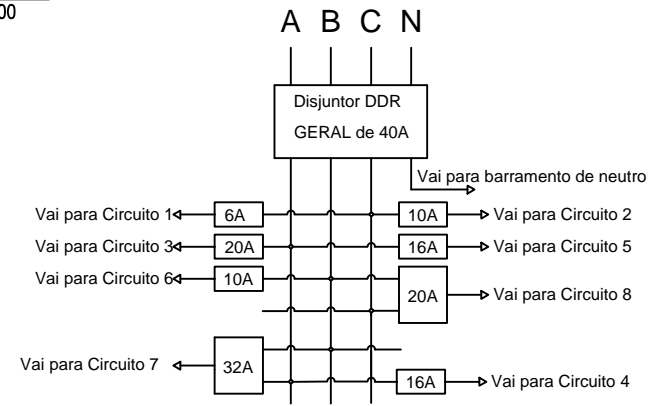

Secretaria de Obras e Trânsito
 Projeto: Elétrico – Ampliação Centro de Educação Infantil – Conceição Maria de Almeida
 Engenheiro: Gabriel Santiago Raimundo Rodrigues

Endereço: Rua Dr. Teixeira Soares, 1120 – Engenho de Serra/ FORMIGA MG
 Data: Julho, 2022
 Escala: Indicada
 Desenhista: Gabriel
 Secretaria de Obras e Trânsito
 Rua: Coronel Gonçalves D'Amarante, nº 83
 Centro - Formiga | MG - Cep: 35570-000
 (37) 3329-1846
 secretariafgoabratransito@gmail.com