



ELEVATÓRIA - ATERRAMENTO E SPDA - CORTE AA
ESCALA: 1:50

ELEVATÓRIA - ATERRAMENTO E SPDA - CORTE BB
ESCALA: 1:50

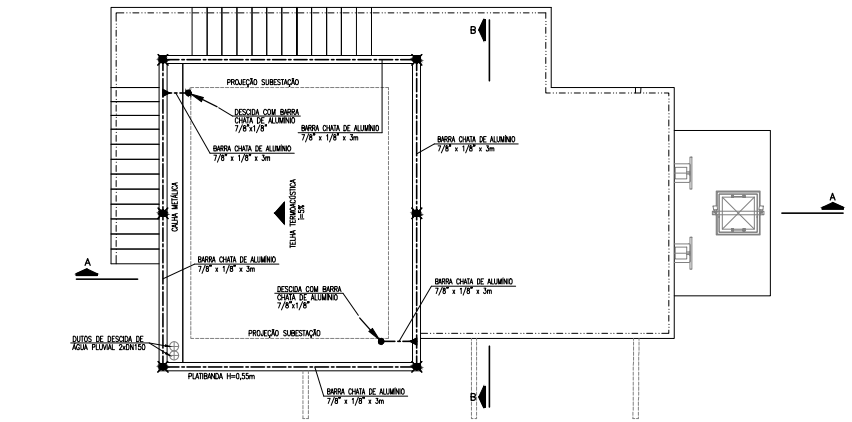

ELEVATÓRIA - ATERRAMENTO E SPDA - COBERTURA
ESCALA: 1:50

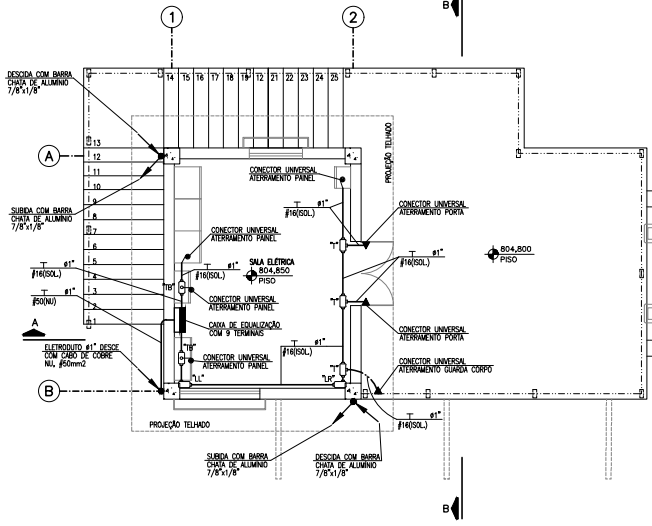

ELEVATÓRIA - ATERRAMENTO E SPDA - EL. 810.00 - PLANTA BAIXA
ESCALA: 1:50

- NOTAS:**
- 1 - PARA NOTAS GERAIS E DETALHES ELÉTRICOS, VER DESENHO 01.
 - 2 - PARA SIMBOLOGIA, VER DESENHO 04.
 - 3 - PARA DETALHES DE ATERRAMENTO E SPDA, VER DESENHO 02.

gouv
Documentação assinada digitalmente
ANDRÉ LUIZ COSTA
CPF: 48.765.010-890
Verifique em: https://validar.br.gov.br

Nº	REVISÃO	DATA	R.T.
0	EMISSÃO INICIAL	19/12/2022	PROJETA
1	REVISÃO GERAL	24/12/2022	ANDRÉ LUIZ COSTA CPF: 48.765.010-890
2	ATENDIMENTO DE COMENTÁRIOS	01/04/2024	PROJETA FELIPE DONALDES
			DATA: ABRIL/2024 APROVADO

PREFEITURA MUNICIPAL		ESCALA
FORMIGA - MG		INDICADA
SISTEMA DE ESGOTAMENTO SANITÁRIO		Nº DE FOLHAS
PROJETO BÁSICO - ELÉTRICO		01/01
ESTÁÇÃO ELEVATÓRIA MARGEM ESQUERDA		CODIGO
ELEVATÓRIA/SALA ELÉTRICA - ATERR. E SPDA - PLANTAS E CORTES		DESENHO
		05/12